



Untersuchungsgebiet

PV-Anlage Wernberg-Köblitz, Schwandorf
 Voltgrün Energie GmbH

Übersichtskarte

Bericht Nr. 3210059


Anlage 1.1

Datum: 01.03.2021

Maßstab: siehe Maßstab

Bearbeiterin: Katharina Feid M. Sc.



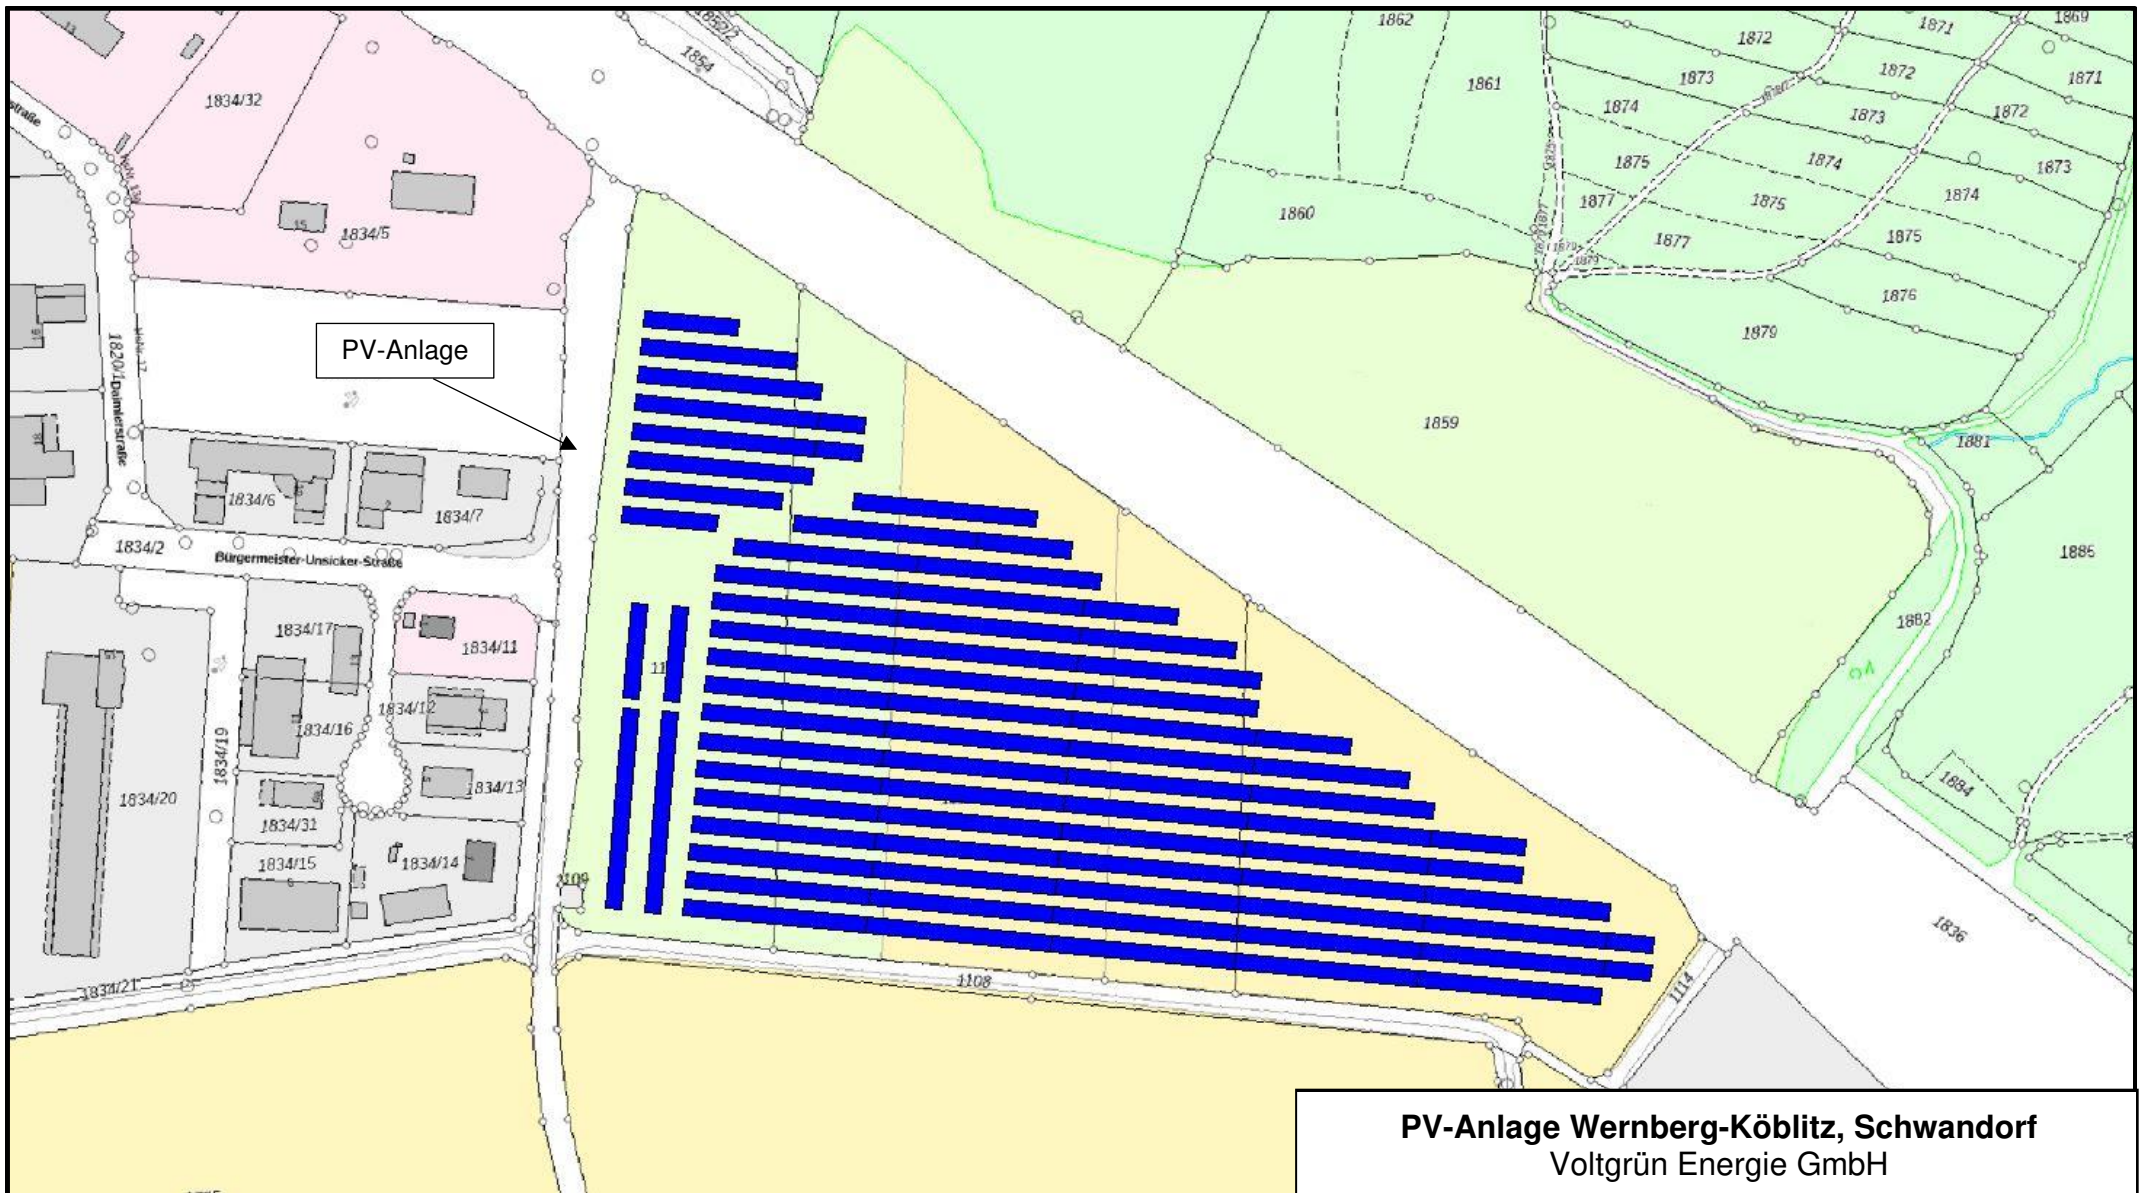

PV-Anlage Wernberg-Köblitz, Schwandorf
 Voltgrün Energie GmbH

Topografische Karte - Flurkarte

Bericht Nr. 3210059


Anlage 1.2

Datum: 01.03.2021

Maßstab: 1 : 4900

Bearbeiterin: Katharina Feid M. Sc.



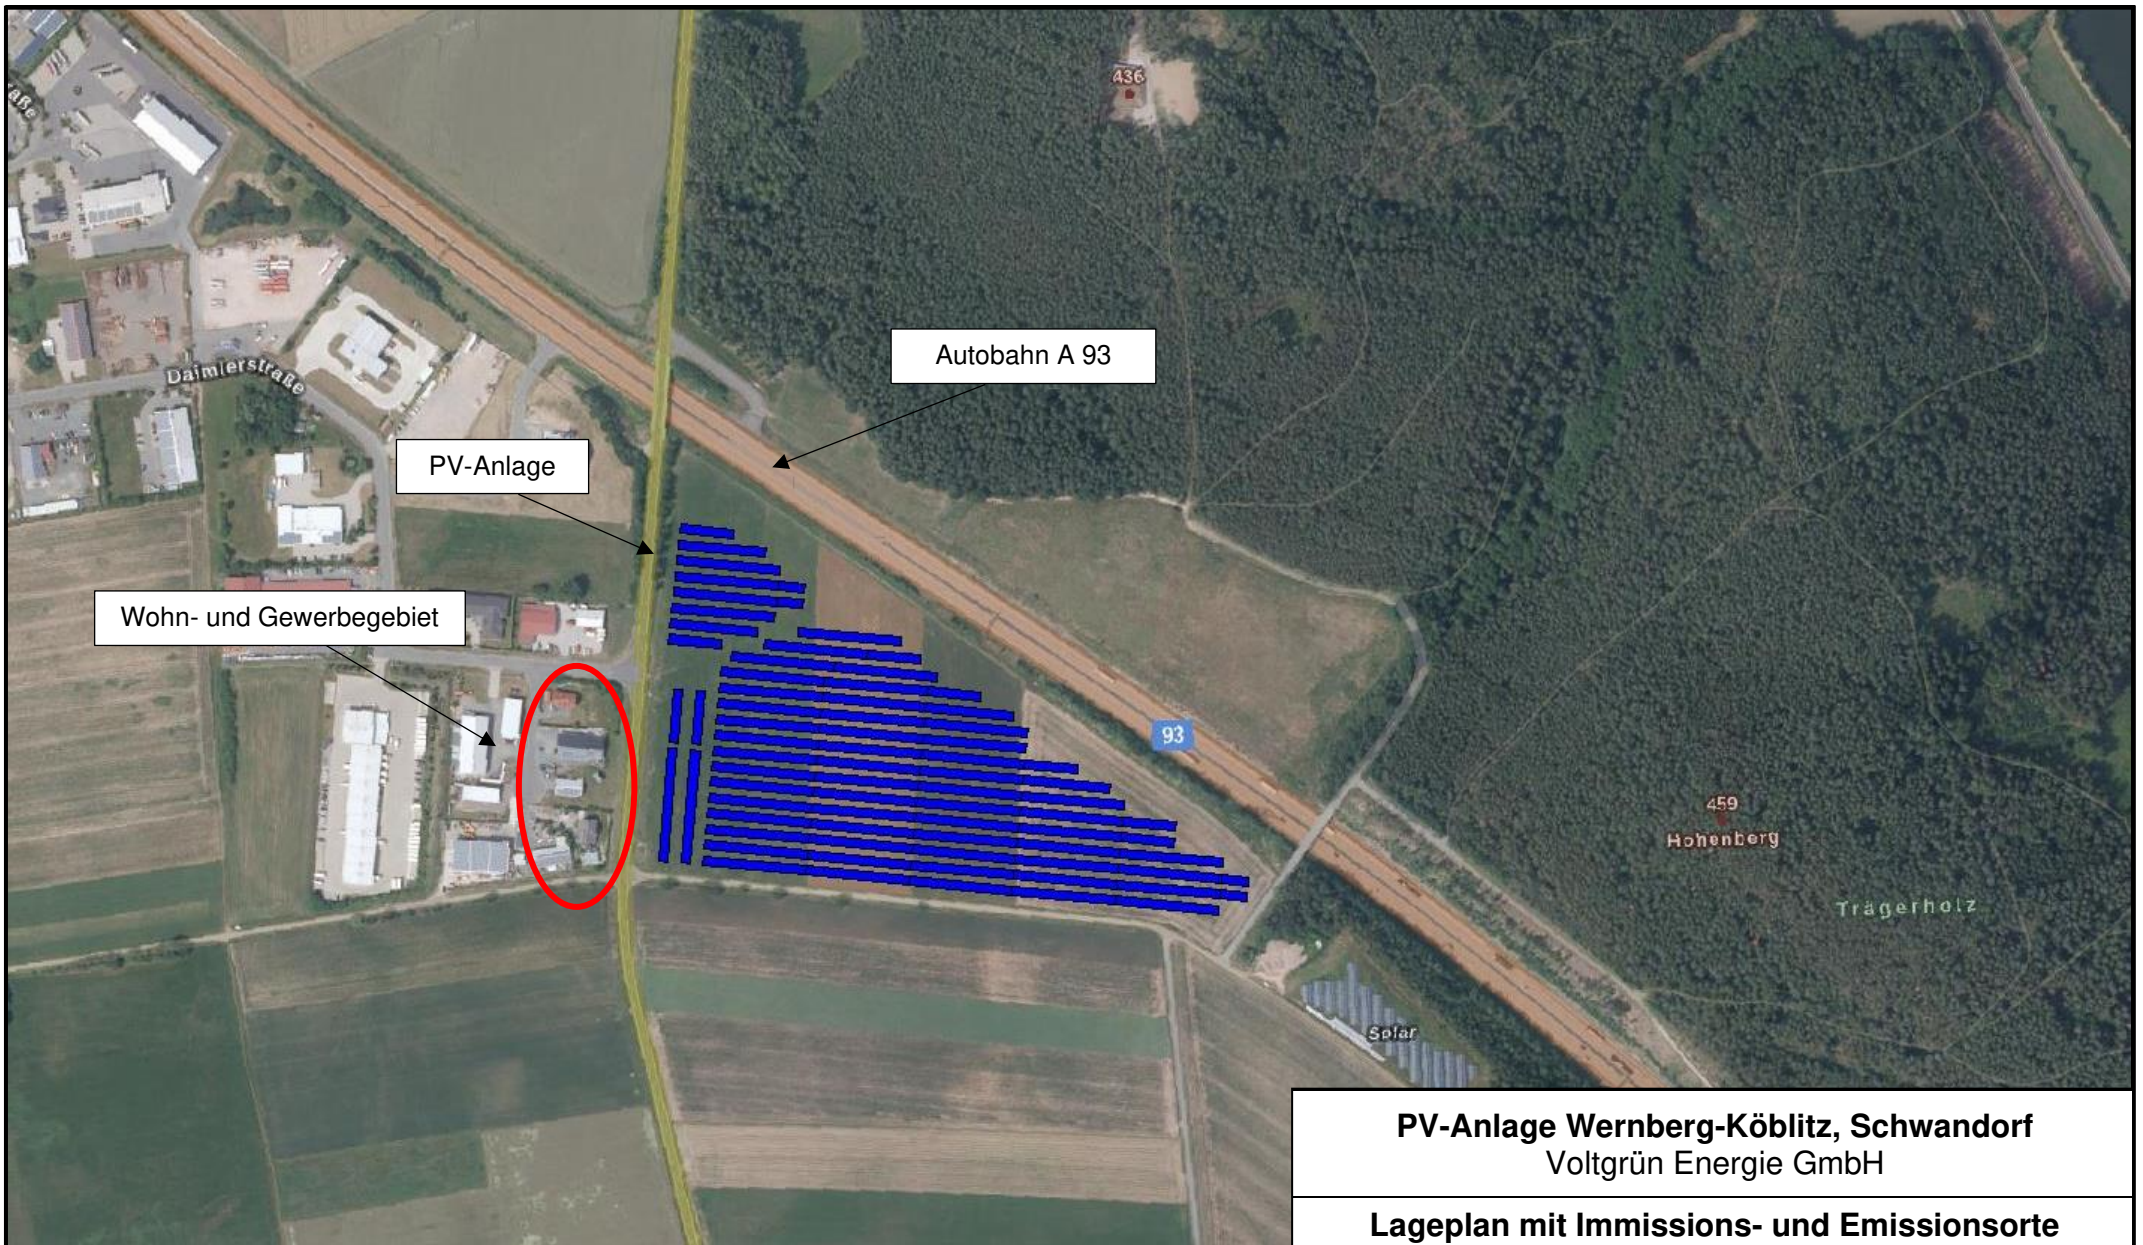

PV-Anlage Wernberg-Köblitz, Schwandorf
 Voltgrün Energie GmbH

Lageplan mit Immissions- und Emissionsorte

Bericht Nr. 3210059

Anlage 1.3

Datum: 01.03.2021

Maßstab: 1: 8600

Bearbeiterin: Katharina Feid M. Sc.

